

LEYENDA SANEAMIENTO

- TOF# TUBO COLGADO, RED DE FECALES, PVC
- TOP# TUBO COLGADO, RED DE PLUVIALES, PVC
- TEF# TUBO ENTERRADO, RED DE FECALES, PVC
- TEP# TUBO ENTERRADO, RED DE PLUVIALES, PVC

— RED DE FECALES

— RED DE PLUVIALES

LAS COTAS INDICADAS EN LOS TUBOS CORRESPONDEN CON LA CARA INFERIOR DEL TUBO .


PROYECTO EJECUCIÓN

NUEVO I.E.S. JAUME I DE BORRIANA

Arquitecto:
santatecla
Roberto Santatecla Foyas

NOVIEMBRE 2019


Plaça Manuel Sanchis Guarnier, 6
Borriana, Castellón


**MAGNÍFICO
AJUNTAMENT
DE BORRIANA**

PIANTA BAJA
INSTALACIÓN DE SANEAMIENTO.

Escala 1/200

Hoja nº1
PI-S.01

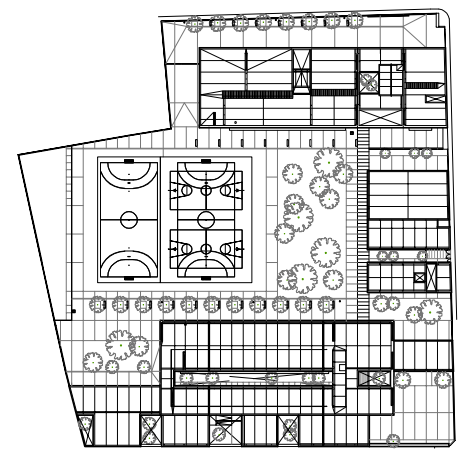

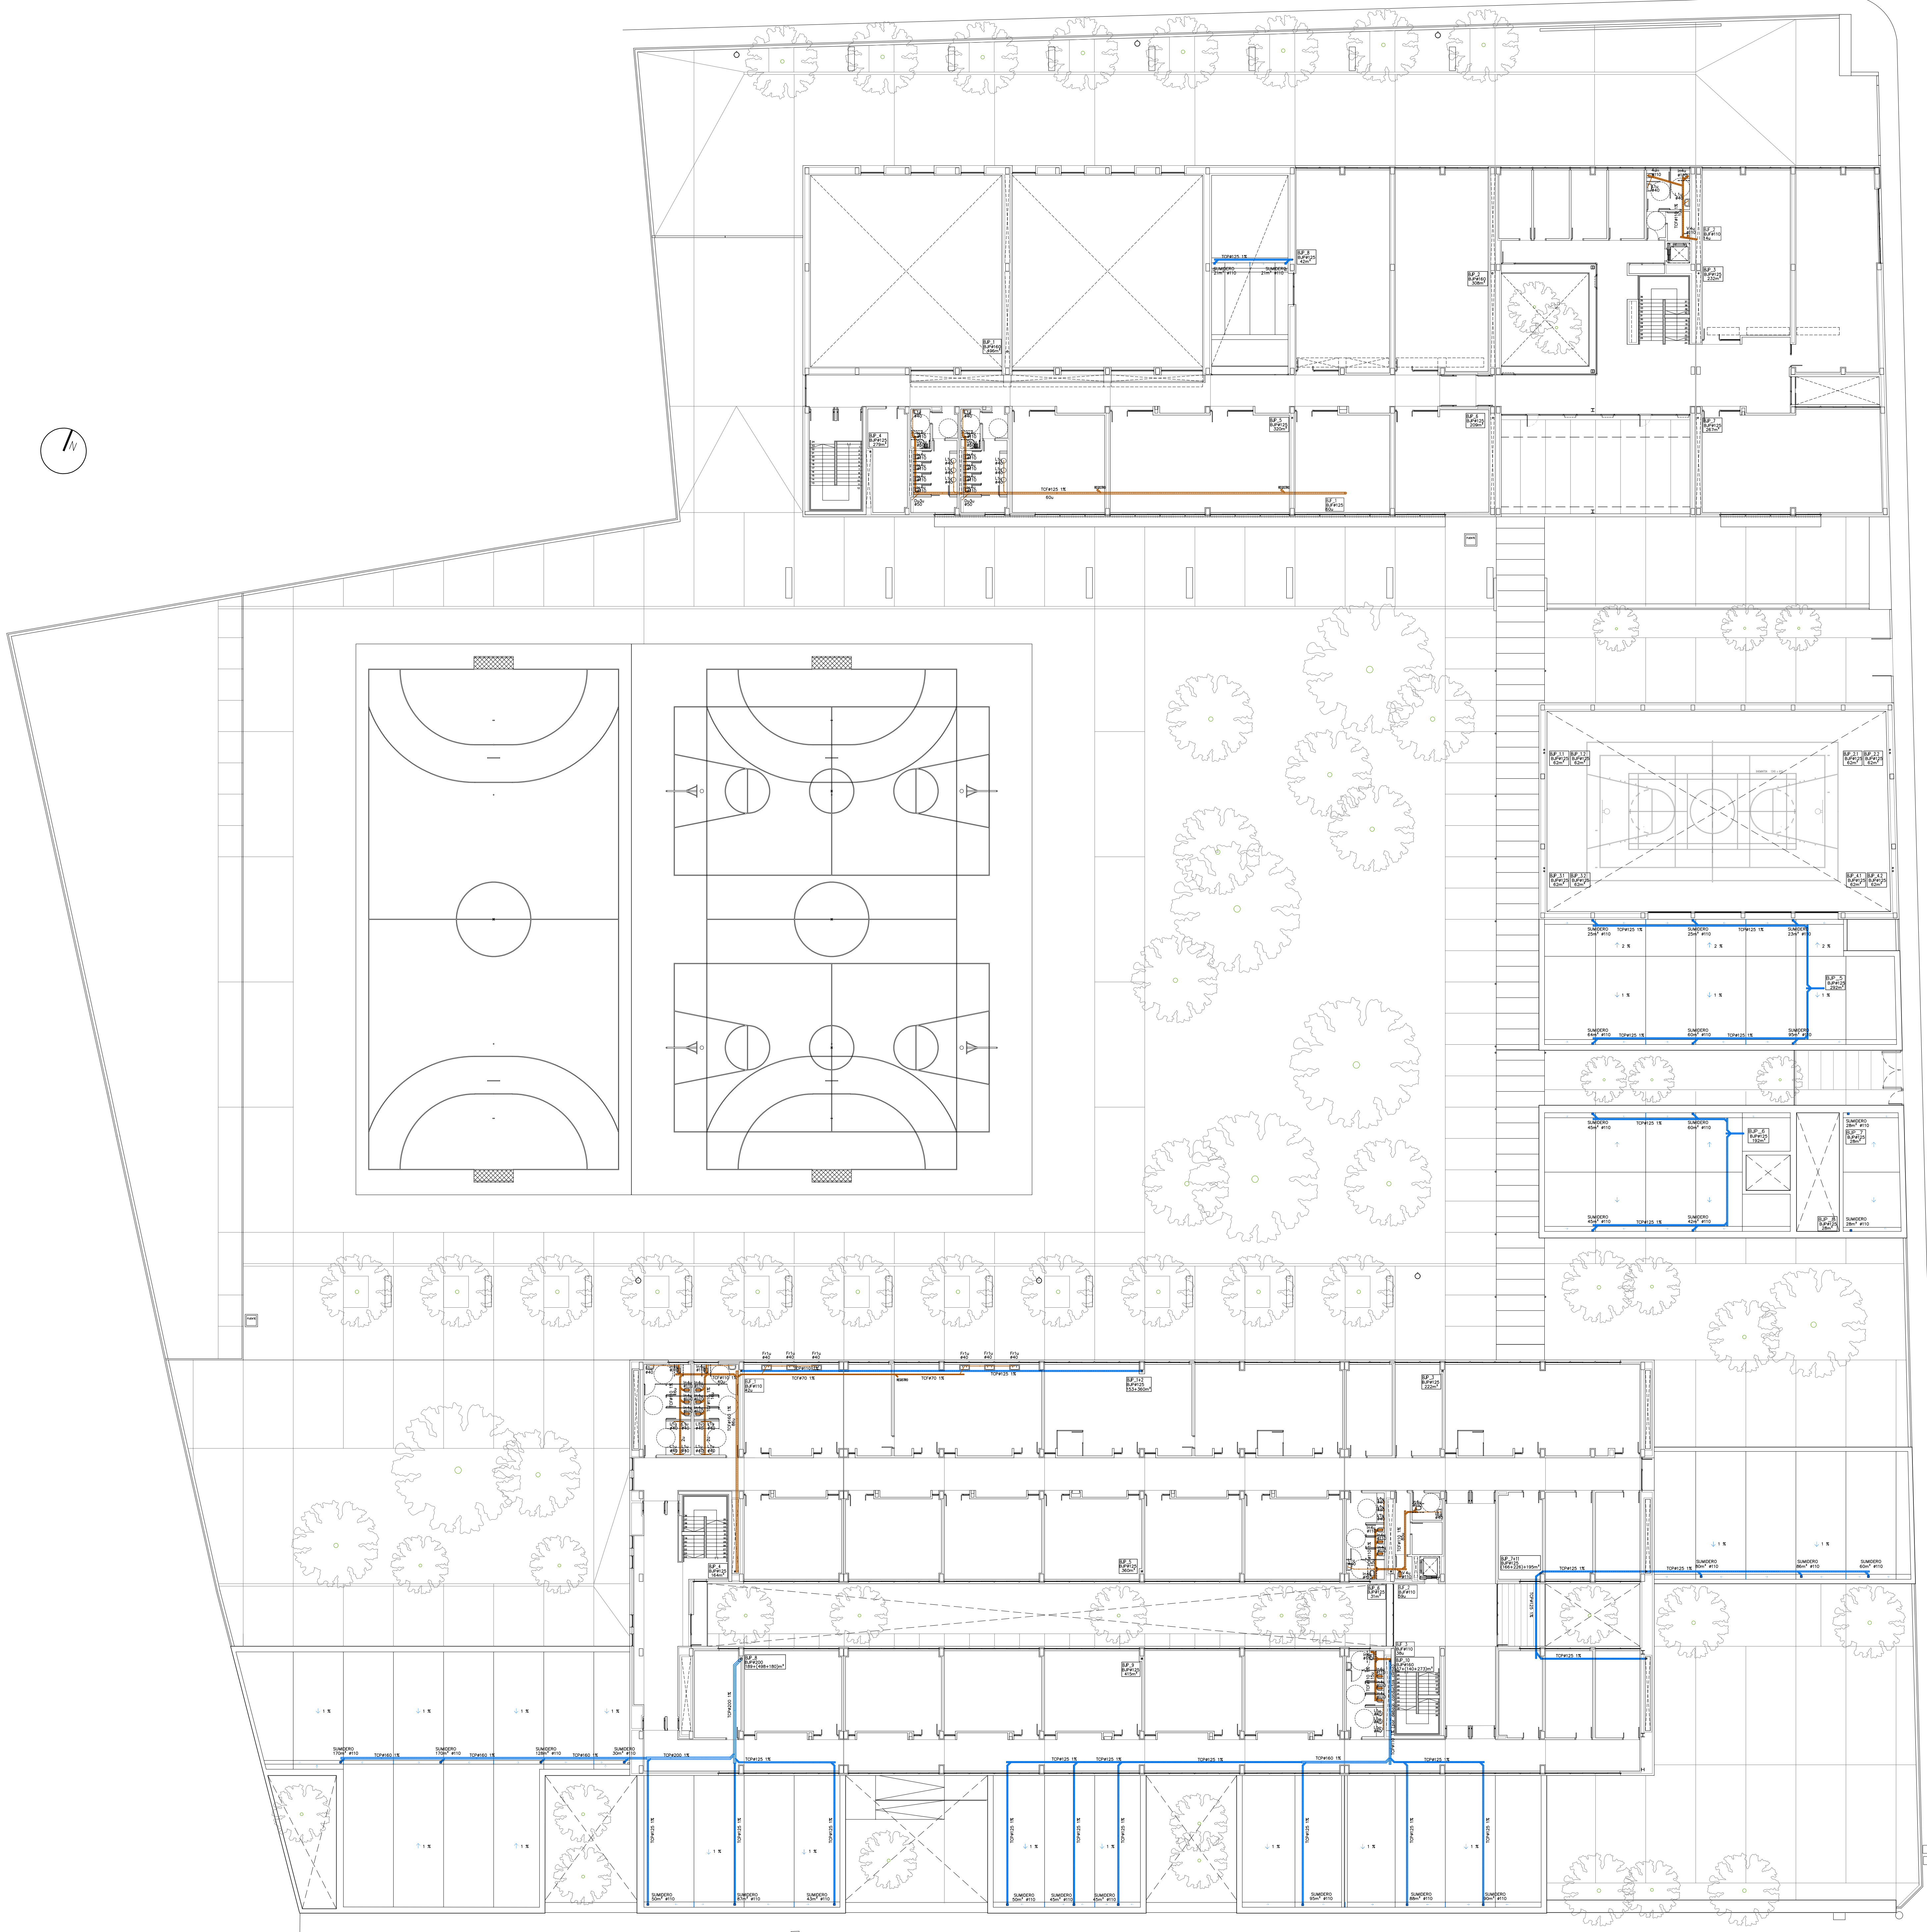

LEYENDA SANEAMIENTO

- TOP# TUBO COLGADO. RED DE FECALES. PVC
- TOP# TUBO COLGADO. RED DE PLUVIALES. PVC
- TEP# TUBO ENTERRADO. RED DE FECALES. PVC
- TEP# TUBO ENTERRADO. RED DE PLUVIALES. PVC

— RED DE FECALES
— RED DE PLUVIALES

LAS COTAS INDICADAS EN LOS TUBOS CORRESPONDEN CON LA CARA INTERIOR DEL TUBO.

PROYECTO EJECUCIÓN
NUEVO I.E.S. JAUME I DE BORRIANA



Arquitecto:
satecla
Roberto Santolucia Foyas

Promotor:
MAGNÍFIC AJUNTAMENT DE BORRIANA

PLANTA PRIMERA.
INSTALACIÓN DE SANEAMIENTO.

NOVIEMBRE 2019
Plaça Manuel Sanchis Guarnier, 6
Borriana, Castellón

Escala: 1/200
Folio nº: PI-S.02

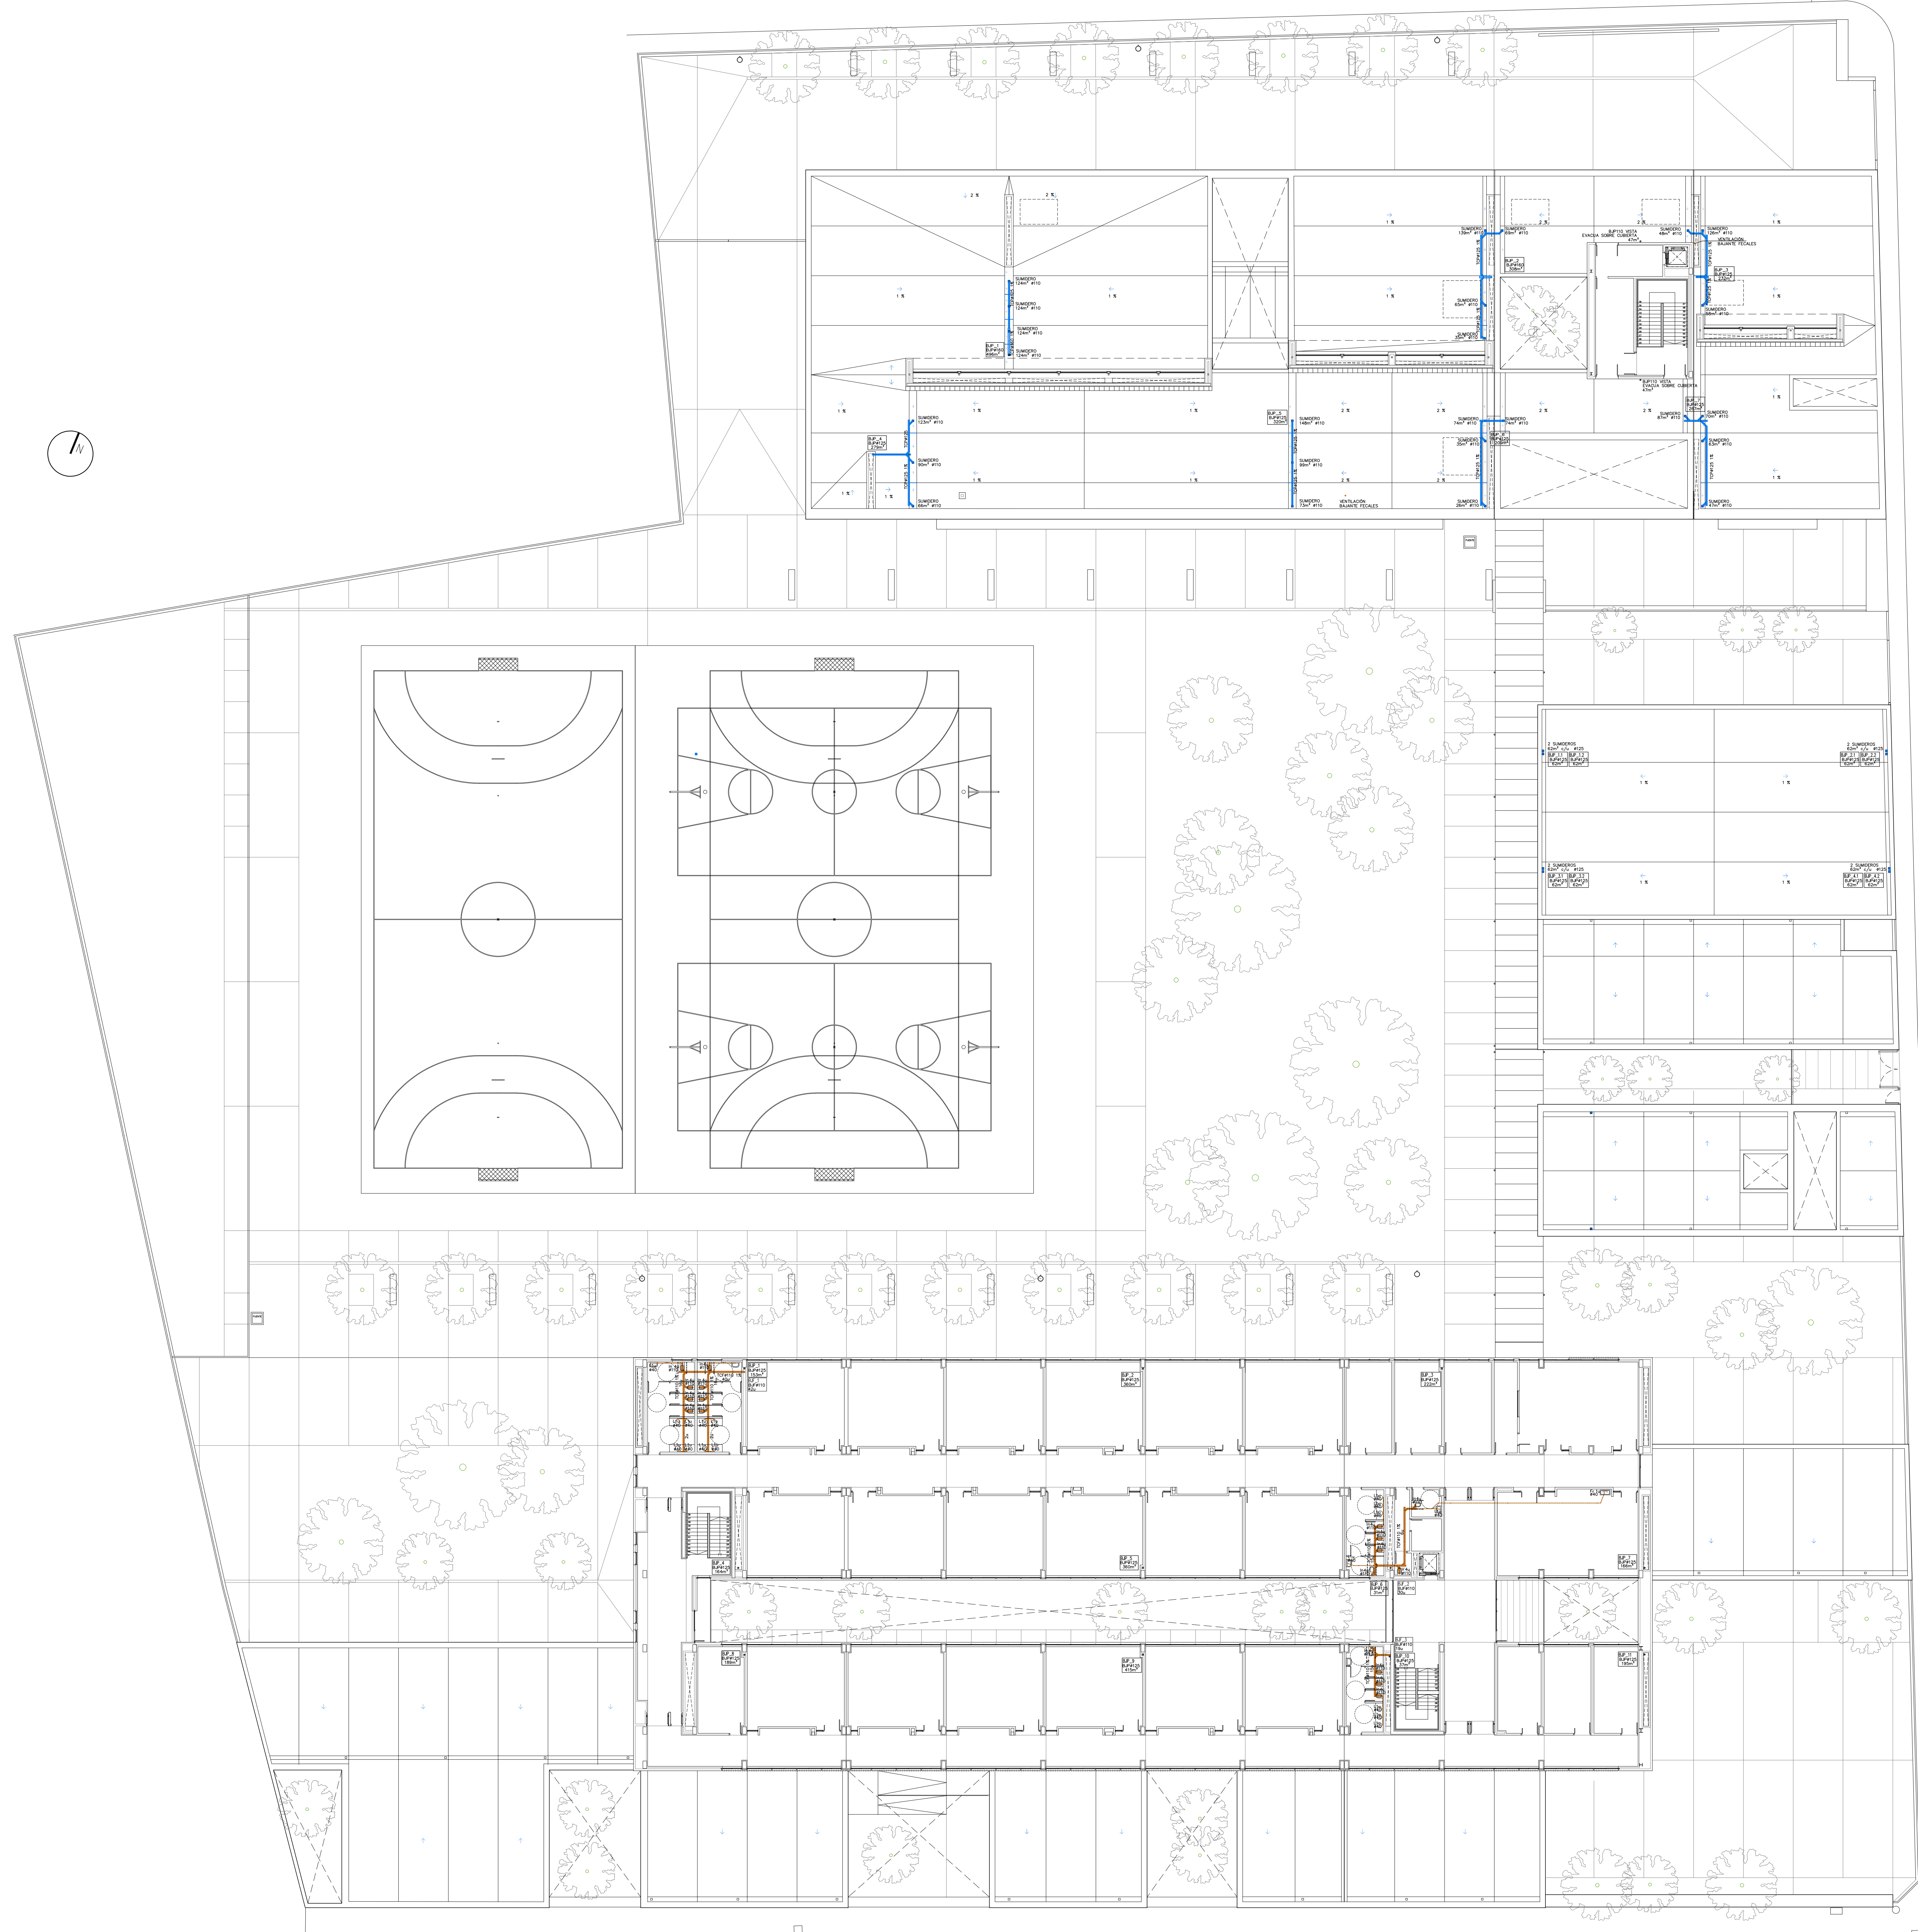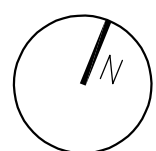

LEYENDA SANEAMIENTO

TF# TUBO COLGADO. RED DE FECIALES. PVC
TOP# TUBO COLGADO. RED DE PLUVIALES. PVC
TEF# TUBO ENTERRADO. RED DE FECIALES. PVC
TEP# TUBO ENTERRADO. RED DE PLUVIALES. PVC

— RED DE FECIALES
— RED DE PLUVIALES

LAS COTAS INDICADAS EN LOS TUBOS CORRESPONDEN CON LA CARA INTERIOR DEL TUBO .

PROYECTO EJECUCIÓN

NUEVO I.E.S. JAUME I DE BORRIANA

Arquitecto:

satecla

Roberto Santocetla Foyas

Promotor:

MAGNÍFIC AJUNTAMENT DE BORRIANA

Escala

1/200

Plano nº:



PI-S.03

NOVIEMBRE 2019

Plaça Manuel Sanchis Guarnier, 6
Borriana, Castellón

PIANTA SEGUNDA.

INSTALACIÓN DE SANEAMIENTO.

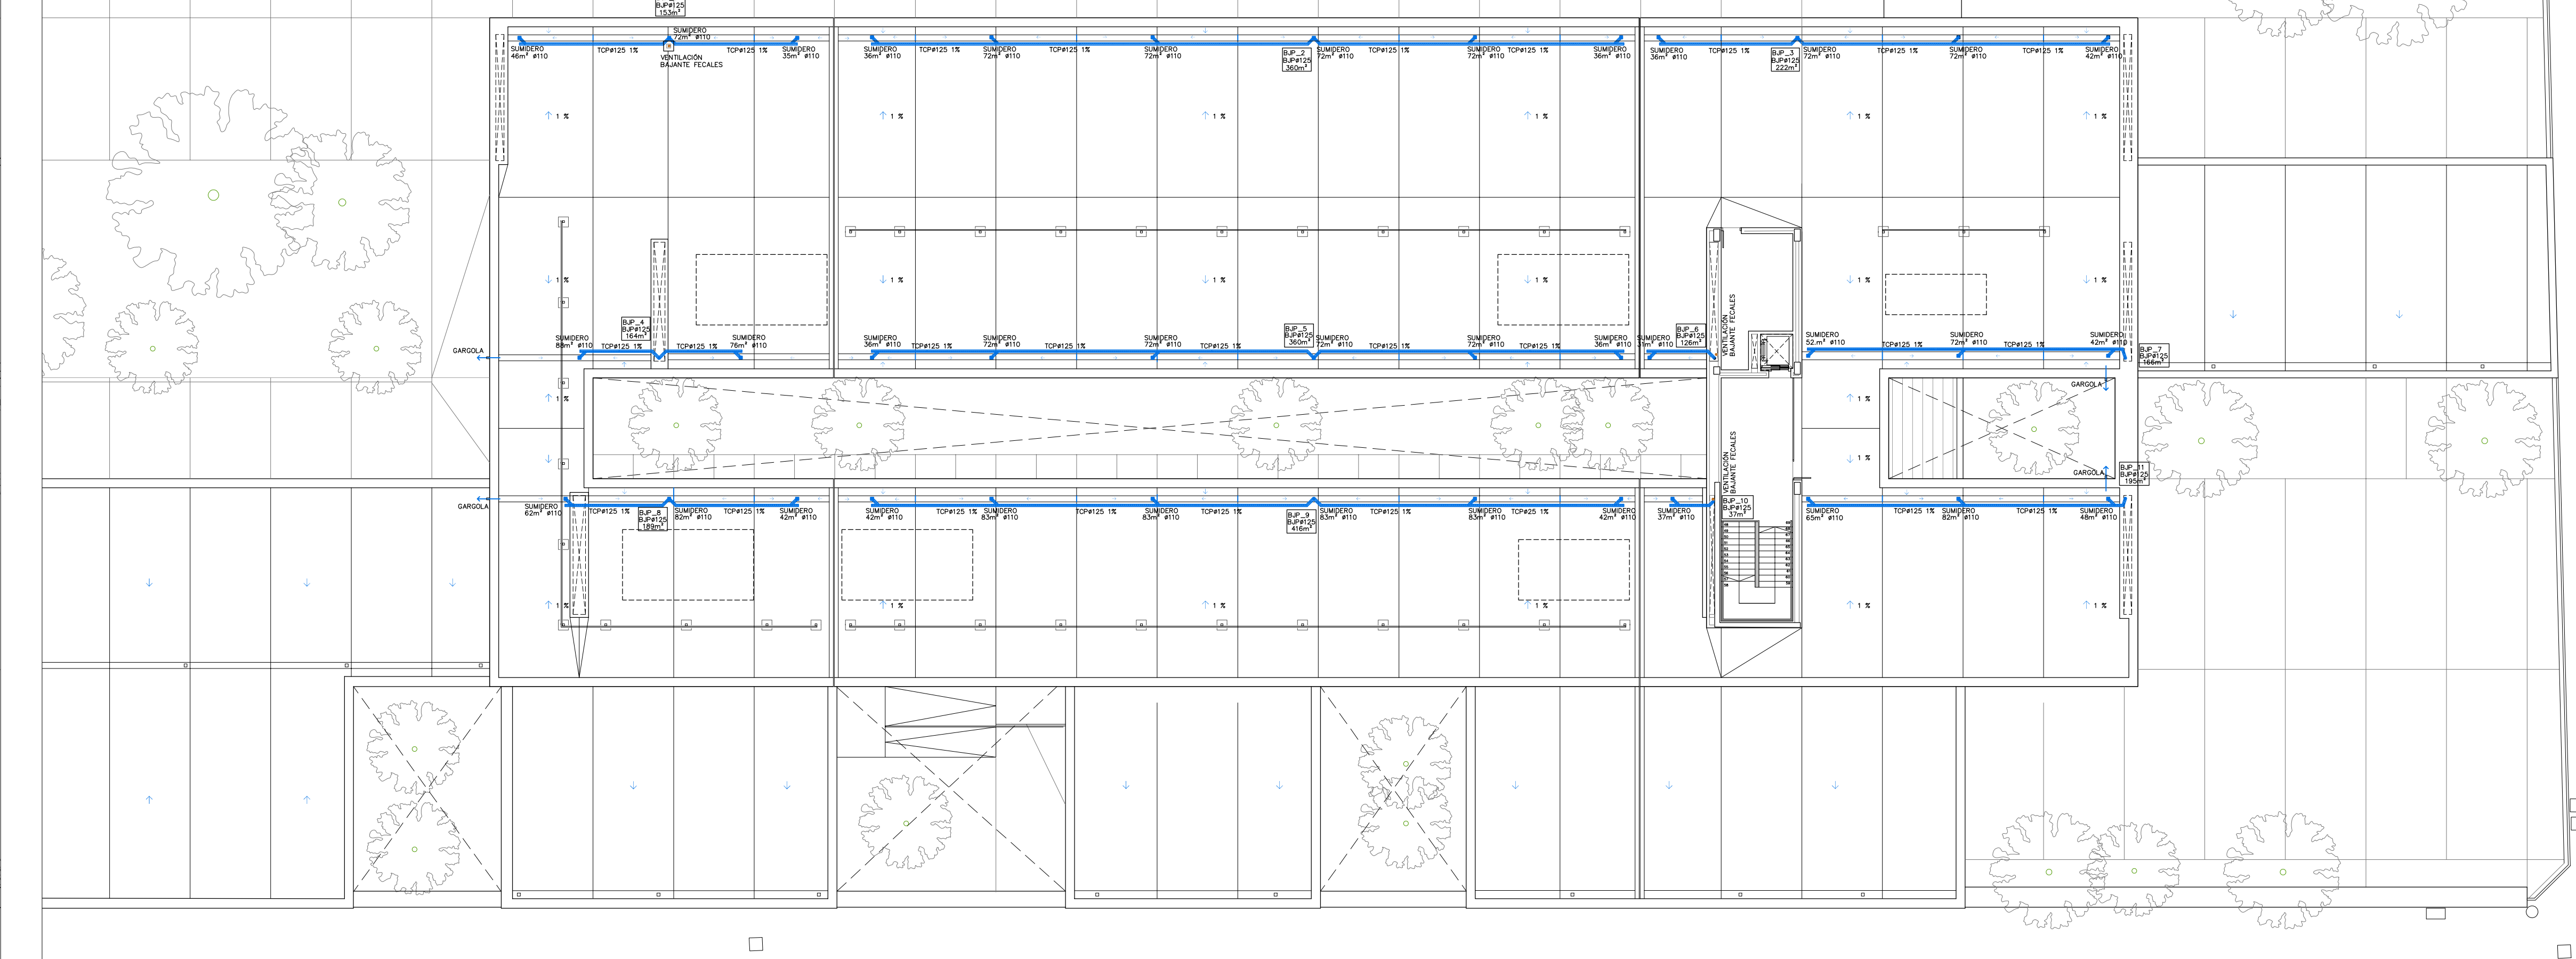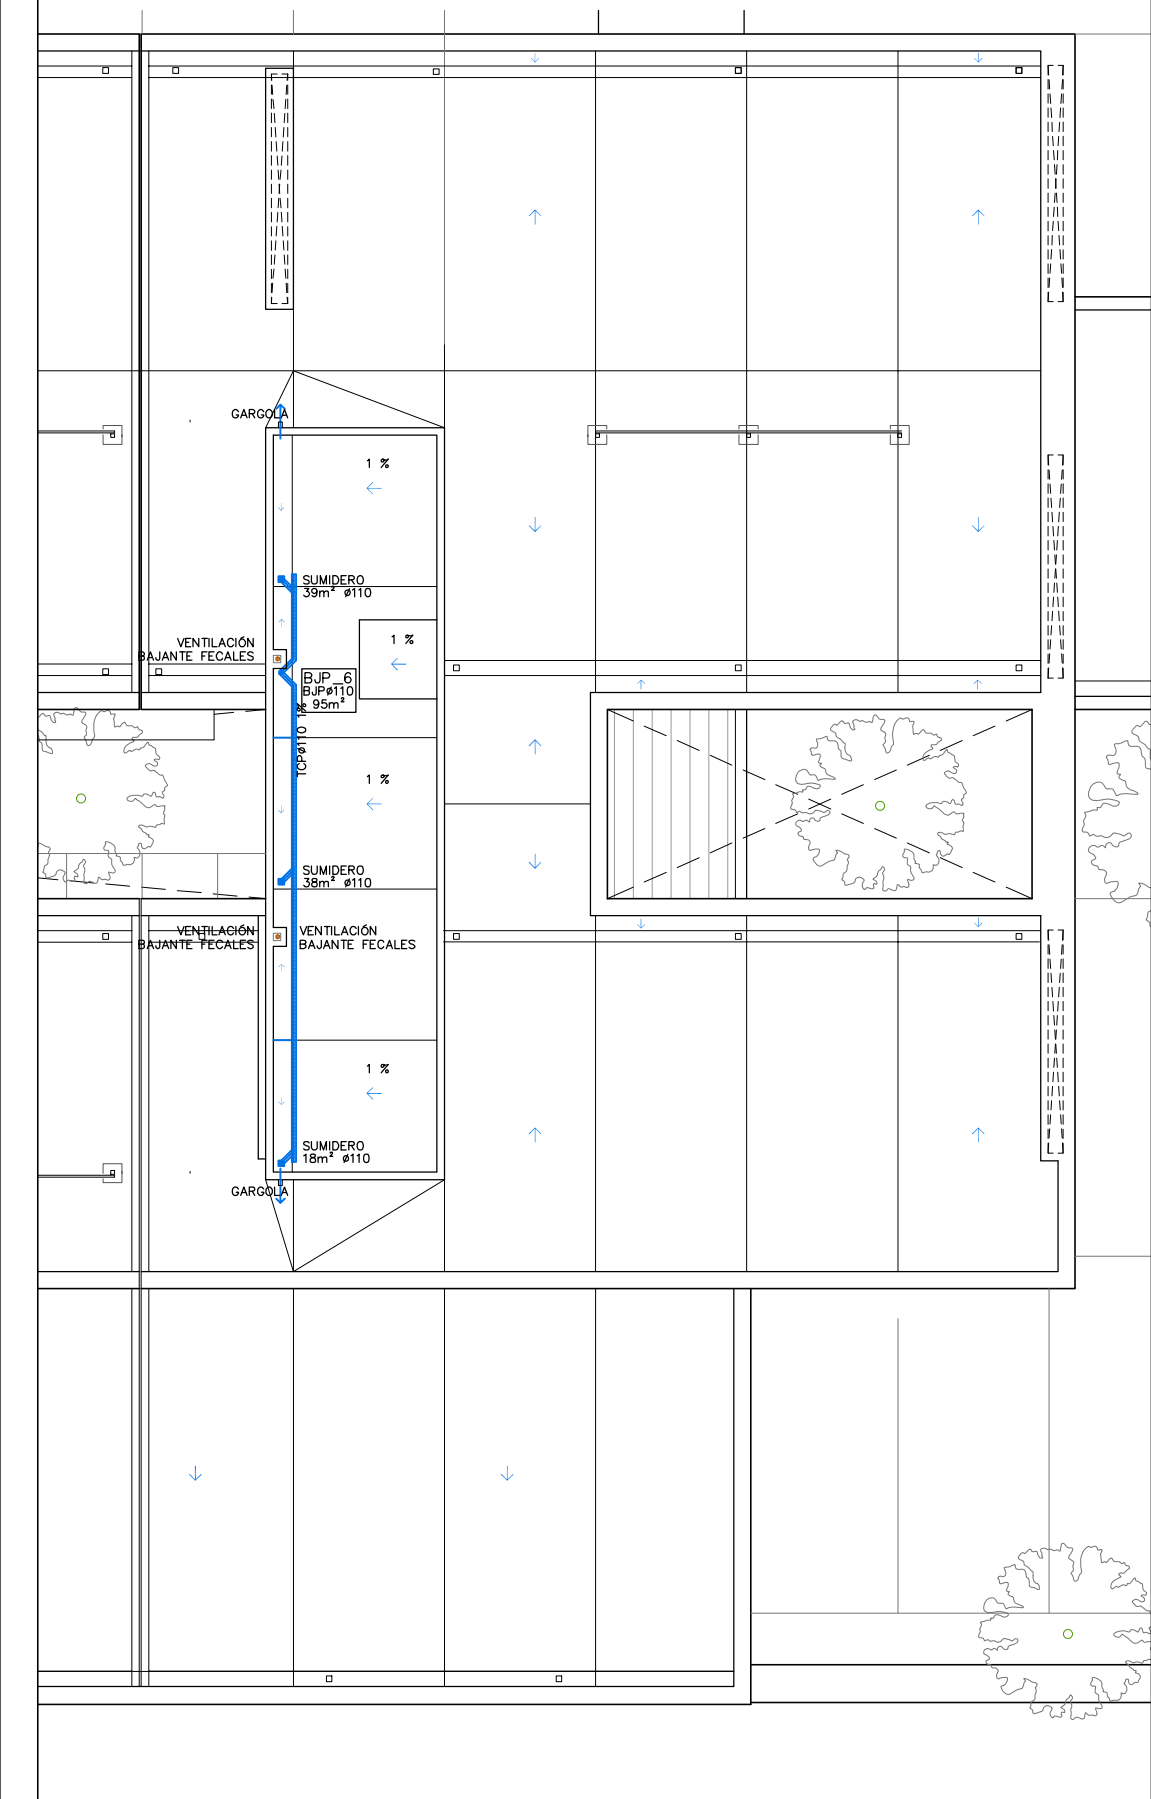

LEYENDA SANEAMIENTO

- TCFØ TUBO COLGADO. RED DE FECALES. PVC
- TCPØ TUBO COLGADO. RED DE PLUVIALES. PVC
- TEFØ TUBO ENTERRADO. RED DE FECALES. PVC
- TEPØ TUBO ENTERRADO. RED DE PLUVIALES. PVC

— RED DE FECALES

— RED DE PLUVIALES

LAS COTAS INDICADAS EN LOS TUBOS CORRESPONDEN CON LA CARA INFERIOR DEL TUBO .

PROYECTO EJECUCIÓN

NOVIEMBRE 2019

NUEVO I.E.S. JAUME I DE BORRIANA

Plaça Manuel Sanchis Guarnier, 6
Borriana, Castellón

Arquitecto:

santatecla

arquitectos

ISO 9001

ISO 14001

UNE 16001

ISO 50001

Roberto Santatecla Fayos

Promotor:

MAGNÍFIC

AJUNTAMENT

DE BORRIANA

PLANTA CUBIERTAS.Y CASETÓN

INSTALACIÓN DE SANEAMIENTO.

Escola

1/200

Plano nº:

PI-S.04

